




**PŘEKOP NEZP. VJEZDU  
A POJEZDOVÉ PLOCHY  
V NEZP. CESTĚ**

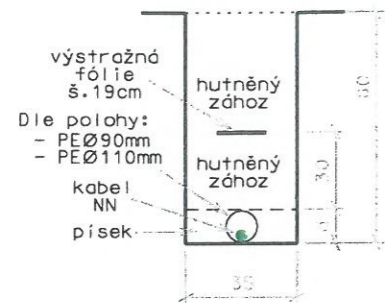


**PŘEKOP VJEZDU  
PŘEKOP CESTY**

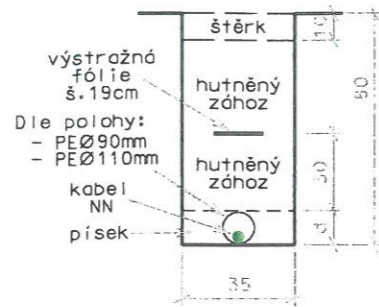


**VOLNÝ TERÉN**

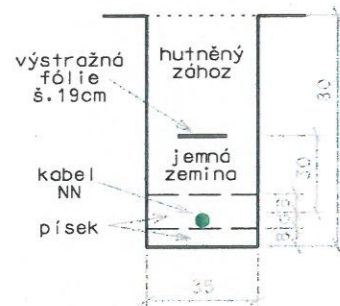


**VOLNÝ TERÉN**

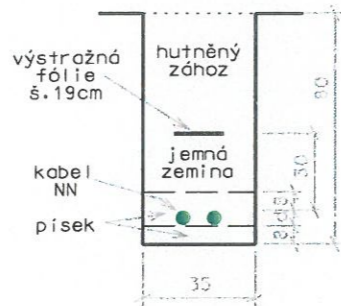


**PŘEKOP NEZP. CESTY**

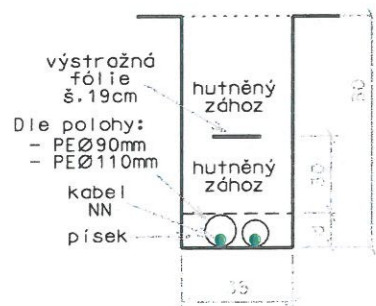


**PROTLAK  
STROMY**

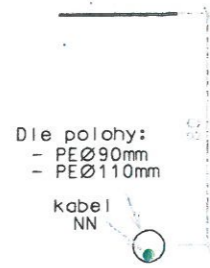

**ULOŽENÍ FeZn 30/4**

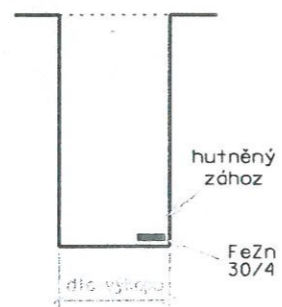

Jivno  
kú: Jivno

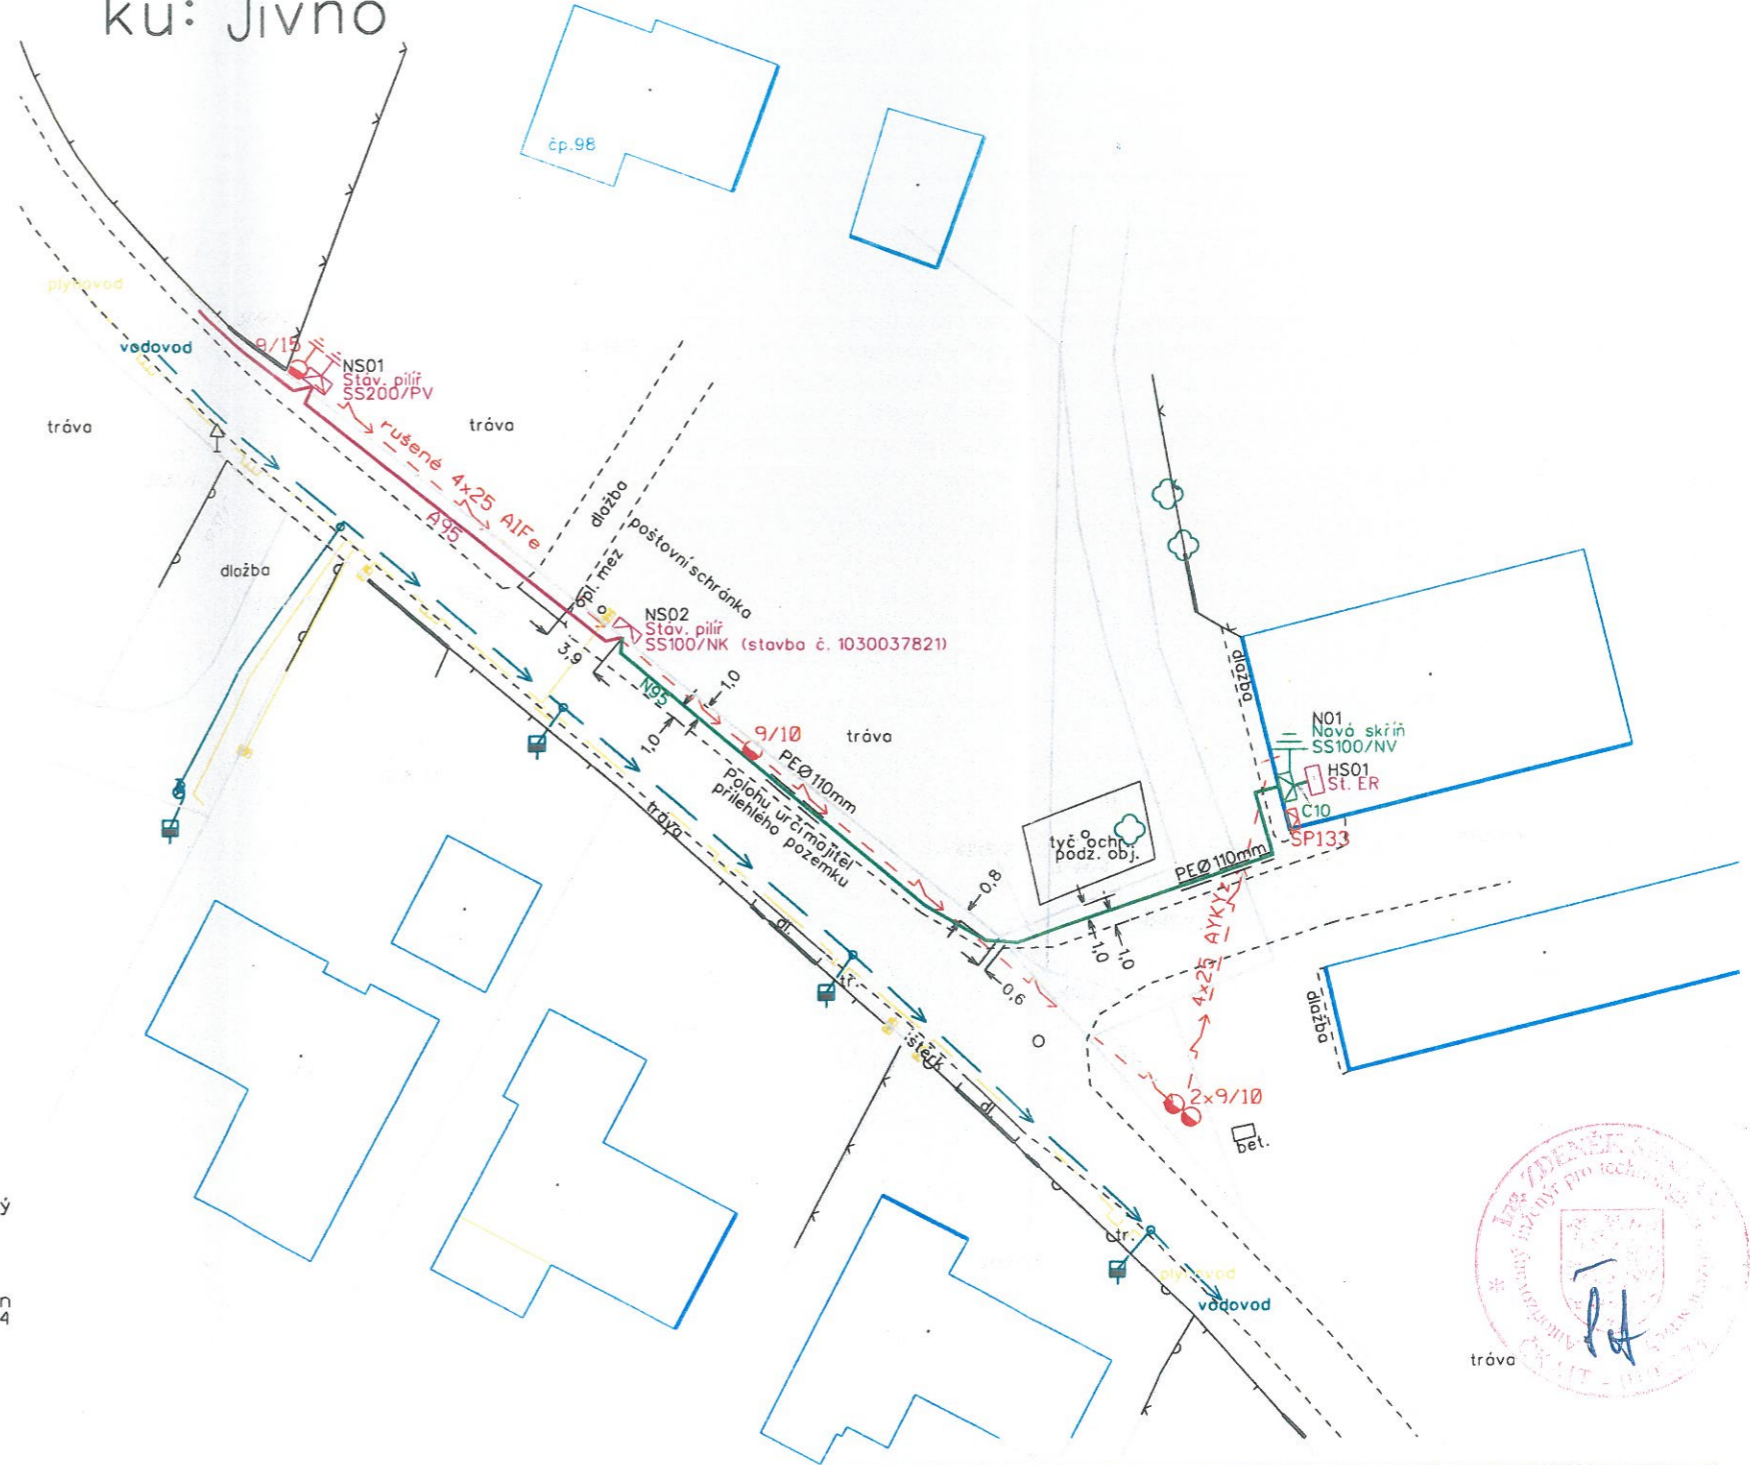

**LEGENDA:**

- Přibližná trasa stávajících zemních kabelů - E.on Distribuce a.s.
- Trasa pokládky nových zemních kabelů NN - E.on Distribuce a.s.
- Rušené venkovní vedení NN - E.on Distribuce a.s.
- Rušené zemní kabelové vedení - E.on Distribuce a.s.
- Přibližná trasa stávajícího středotlakého plynovodu - E.on Distribuce a.s.
- Přibližná trasa stávajícího vodovodního řádu - ČEVAK a.s.
- Stávající piliře/skříně.
- Rušené piliře/skříně.
- Rušené sloupy.
- Nové rozpojovací, smýčkovací, přípojkové piliře/skříně.
- Kabelové spojky zemních kabelů.
- Stávající/nové uzemnění.
- Kabelové chráničky z PE.

	<b>SETERM CB a.s.</b> Nemanická 2765/16a České Budějovice 370 10 IČ 260 319 49	
	Vypracoval: Martin Šimek Kreslil: Veronika Scherklová	
STAVEBNÍK: E.ON Distribuce a.s. F.A.Gerstnera 2151/6 Č.Budějovice	Zodpovědný projektant Ing. Zdeněk Šerhant	
NÁZEV STAVBY: Jivno směr vodárna - kabel NN	ČÍSLO STAVBY 1040010421	ČÍSLO ZAKÁZKY 16P0233
	DATUM 05/2017	FORMÁT A3
OBSAH VÝKRESU: celková situace - řezy a výkopy	MĚŘÍTKO 1 : 500	ČÍSLO VÝKRESU 1