


Jivno kú: Jivno

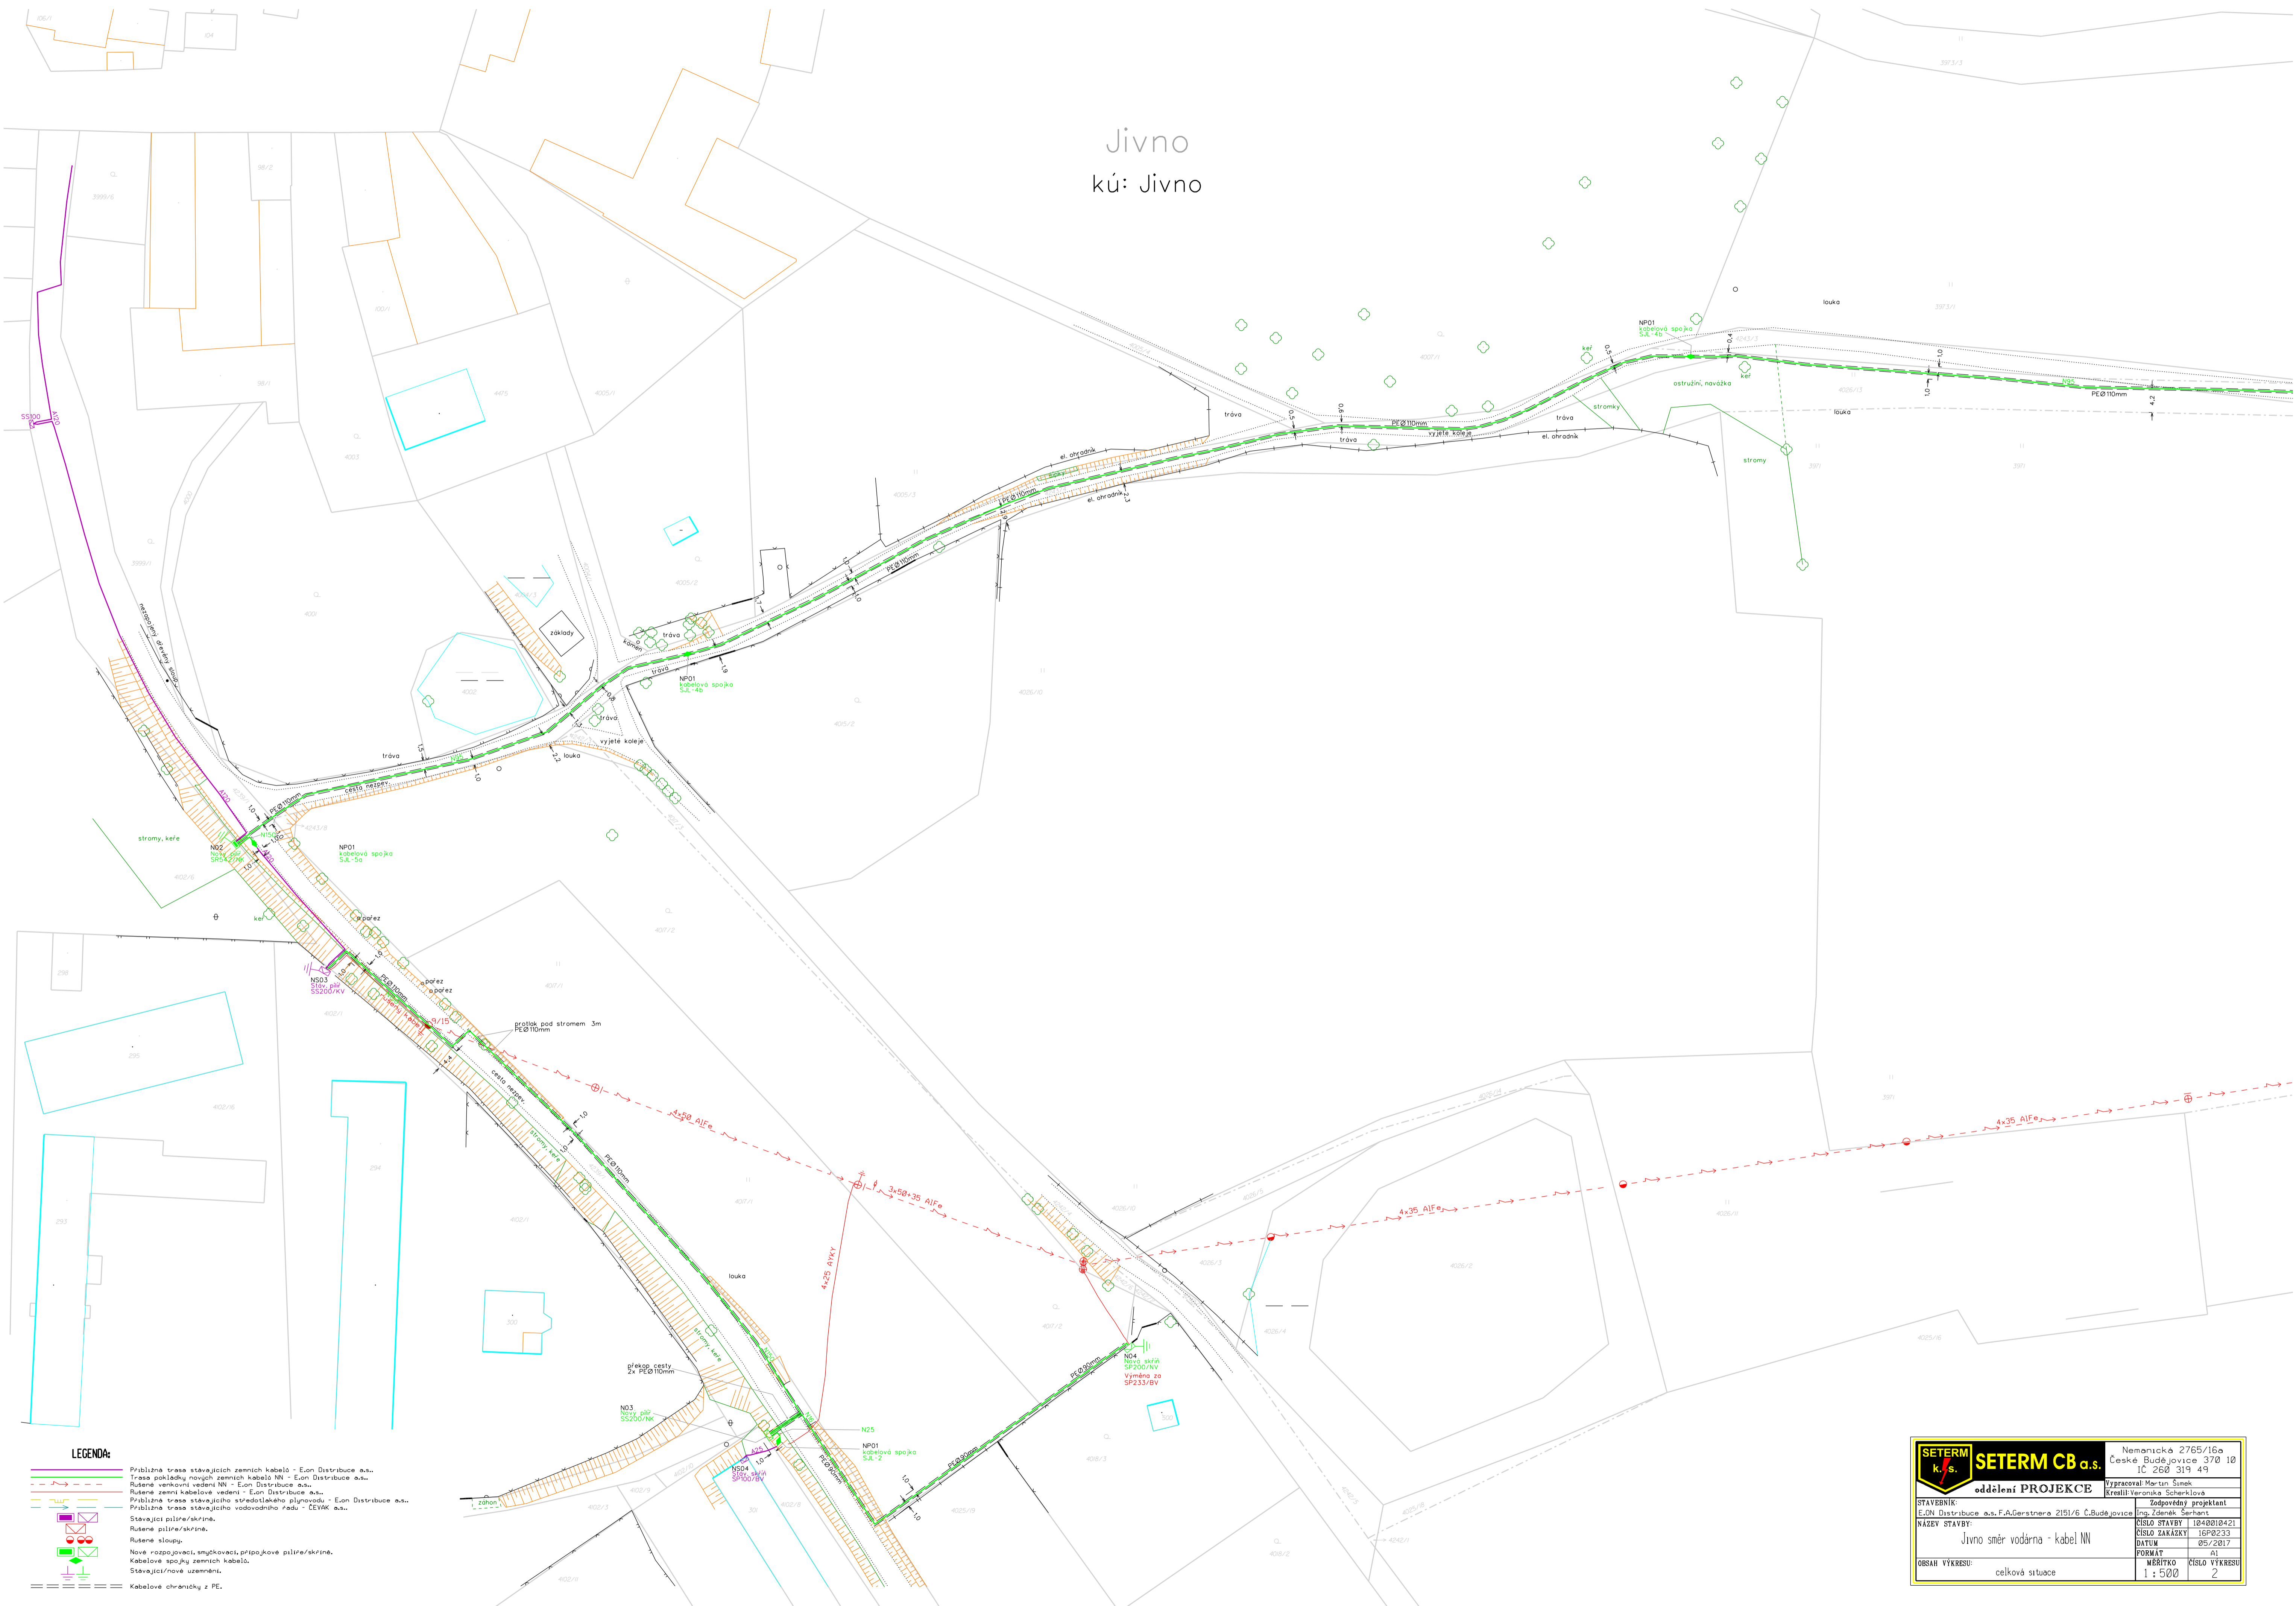

SETERM		SETERM CB a.s.		Nemanická 2765/16a Česke Budějovice 370 10 IC 260 319 49	
oddělení PROJEKCE		Výpracoval: Martin Šimek Kreslil: Veronika Scherkllová		Zodpovědný projektant Ing. Zdeněk Šerhan	
STAVBY: E.ON Distribuce a.s., F. A. Gerátnera 2151/6, C. Budějovice		NÁZEV STAVBY: Jivno směr vodárna - kabel NN		ČÍSLO STAVBY: 1042010421	
OBSAH VÝKRESU: celková situace		MĚŘÍTKO: 1 : 500		ČÍSLO VÝKRESU: 2	