


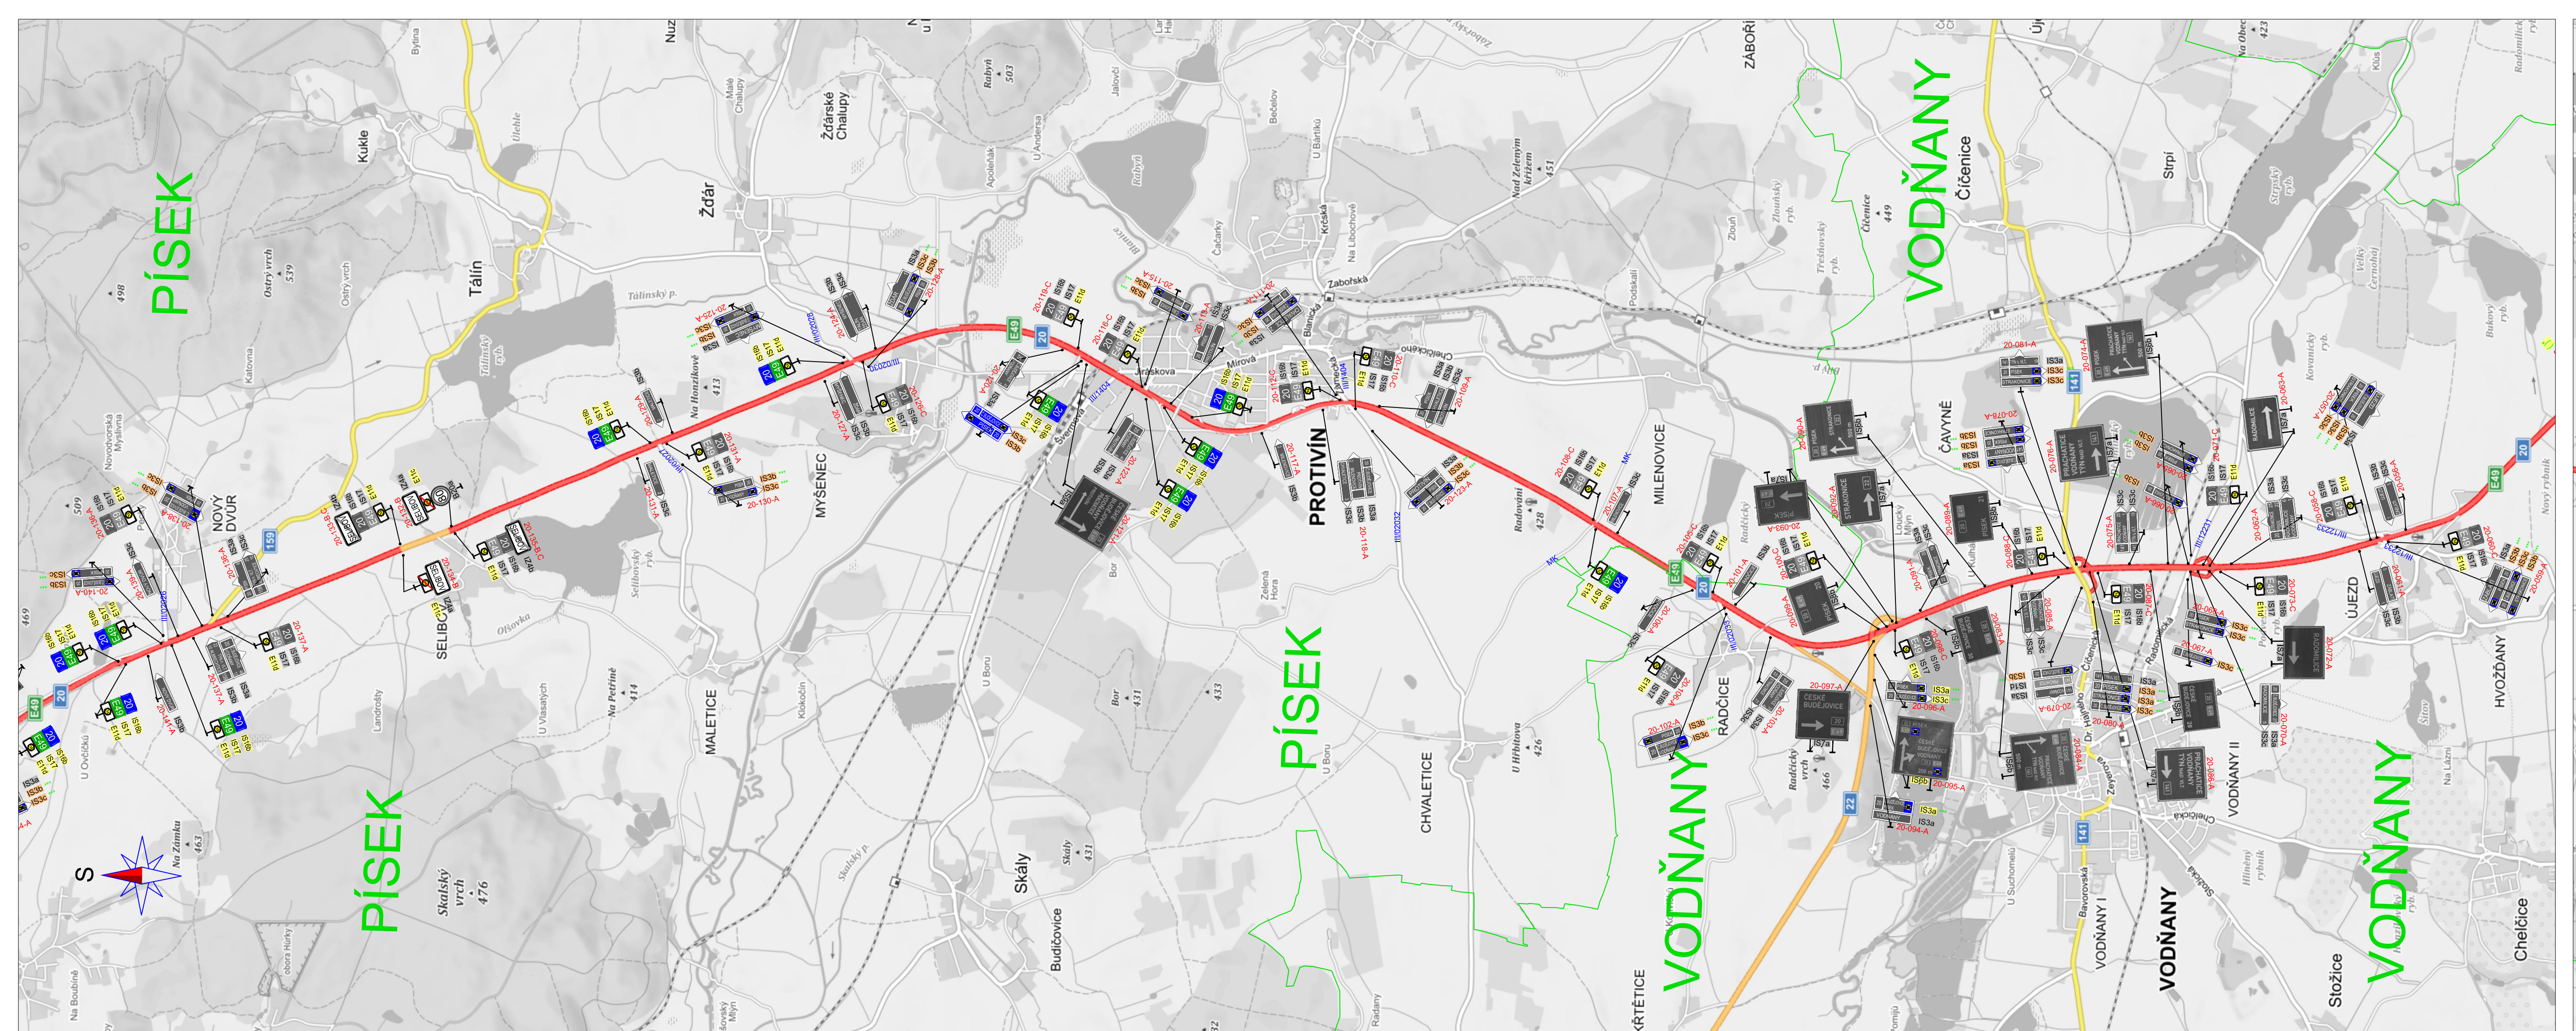

JIHOČESKÝ KRAJ

ČÁST C

ŘEDITELSTVÍ SILNIC A DÁLNIC ČR

VERZE 2

Objednatel:

ŘEDITELSTVÍ SILNIC A DÁLNIC ČR

Na Pankráci 546/56

140 00 Praha 4

Zhotovitel PD: společnost "PGPVIAPONT - RS na projektové práce 2015"

Zpracovatel: PRAGOPROJEKT, a.s., K Rybáře 1668/16, 147 54 Praha 4, IČ: 45272387, www.pragoprojekt.cz, datová schránka: 4klr54

Zpracovatelství: Alifair Praha I - K Rybáře 1668/16, 147 54 Praha 4, Tel.: 226 086 111, E-mail: mail@pragoprojekt.cz

Novit/Vypracoval:

Jaroslav RAK

podpis:

Zodpovědný projektant:

Jaroslav RAK

podpis:

VEDOUcí SPOLÉČNÍK:

SPOLÉČNÍK:

PRAGOPROJEKT, a.s., K Rybáře 1668/16, 147 54 Praha 4

VIAPONT

VIAPONT, a.s., Brno

Vodní 236/53, 602 00 Brno

Technická kontrola:

Ing. Bronislav ŠTAMBAŠKÝ

podpis:

Hlavní inženýr projektu:

Ing. Bronislav ŠTAMBAŠKÝ

podpis:

Kraj:

JIHOČESKÝ

Místo stavby:

PŘEDMĚTNÁ SILNICE A OKOLNÍ SILNIČNÍ SÍŤ

Objednatel:

RSD ČR, NA PANKRÁCI 546/56, 140 00 PRAHA 4, IČ 65993390

Název stavby:

DOPLNĚNÍ DOPRAVNÍHO ZNAČENÍ V NÁVAZNOSTI NA ROZŠÍŘENÍ SYSTÉMU EL. MYTĚNÍHO NA SILNICÍCH I. TŘÍDY

Část:

PD - ÚPRAVA ORIENTAČNÍHO DOPRAVNÍHO ZNAČENÍ C. STAVEBNÍ ČÁST

Příloha:

SITUACE DOPRAVNÍHO ZNAČENÍ - SILNICE I/20, 1.ČÁST

Číslo zakázky:

19-102-2

Číslo akce:

19-102

Datum:

09/2019

Formát:

9x44

Měřítko:

1:25000

Stupeň:

DSP/PDPS

Číslo přílohy:

2.2.1

Suprov: